


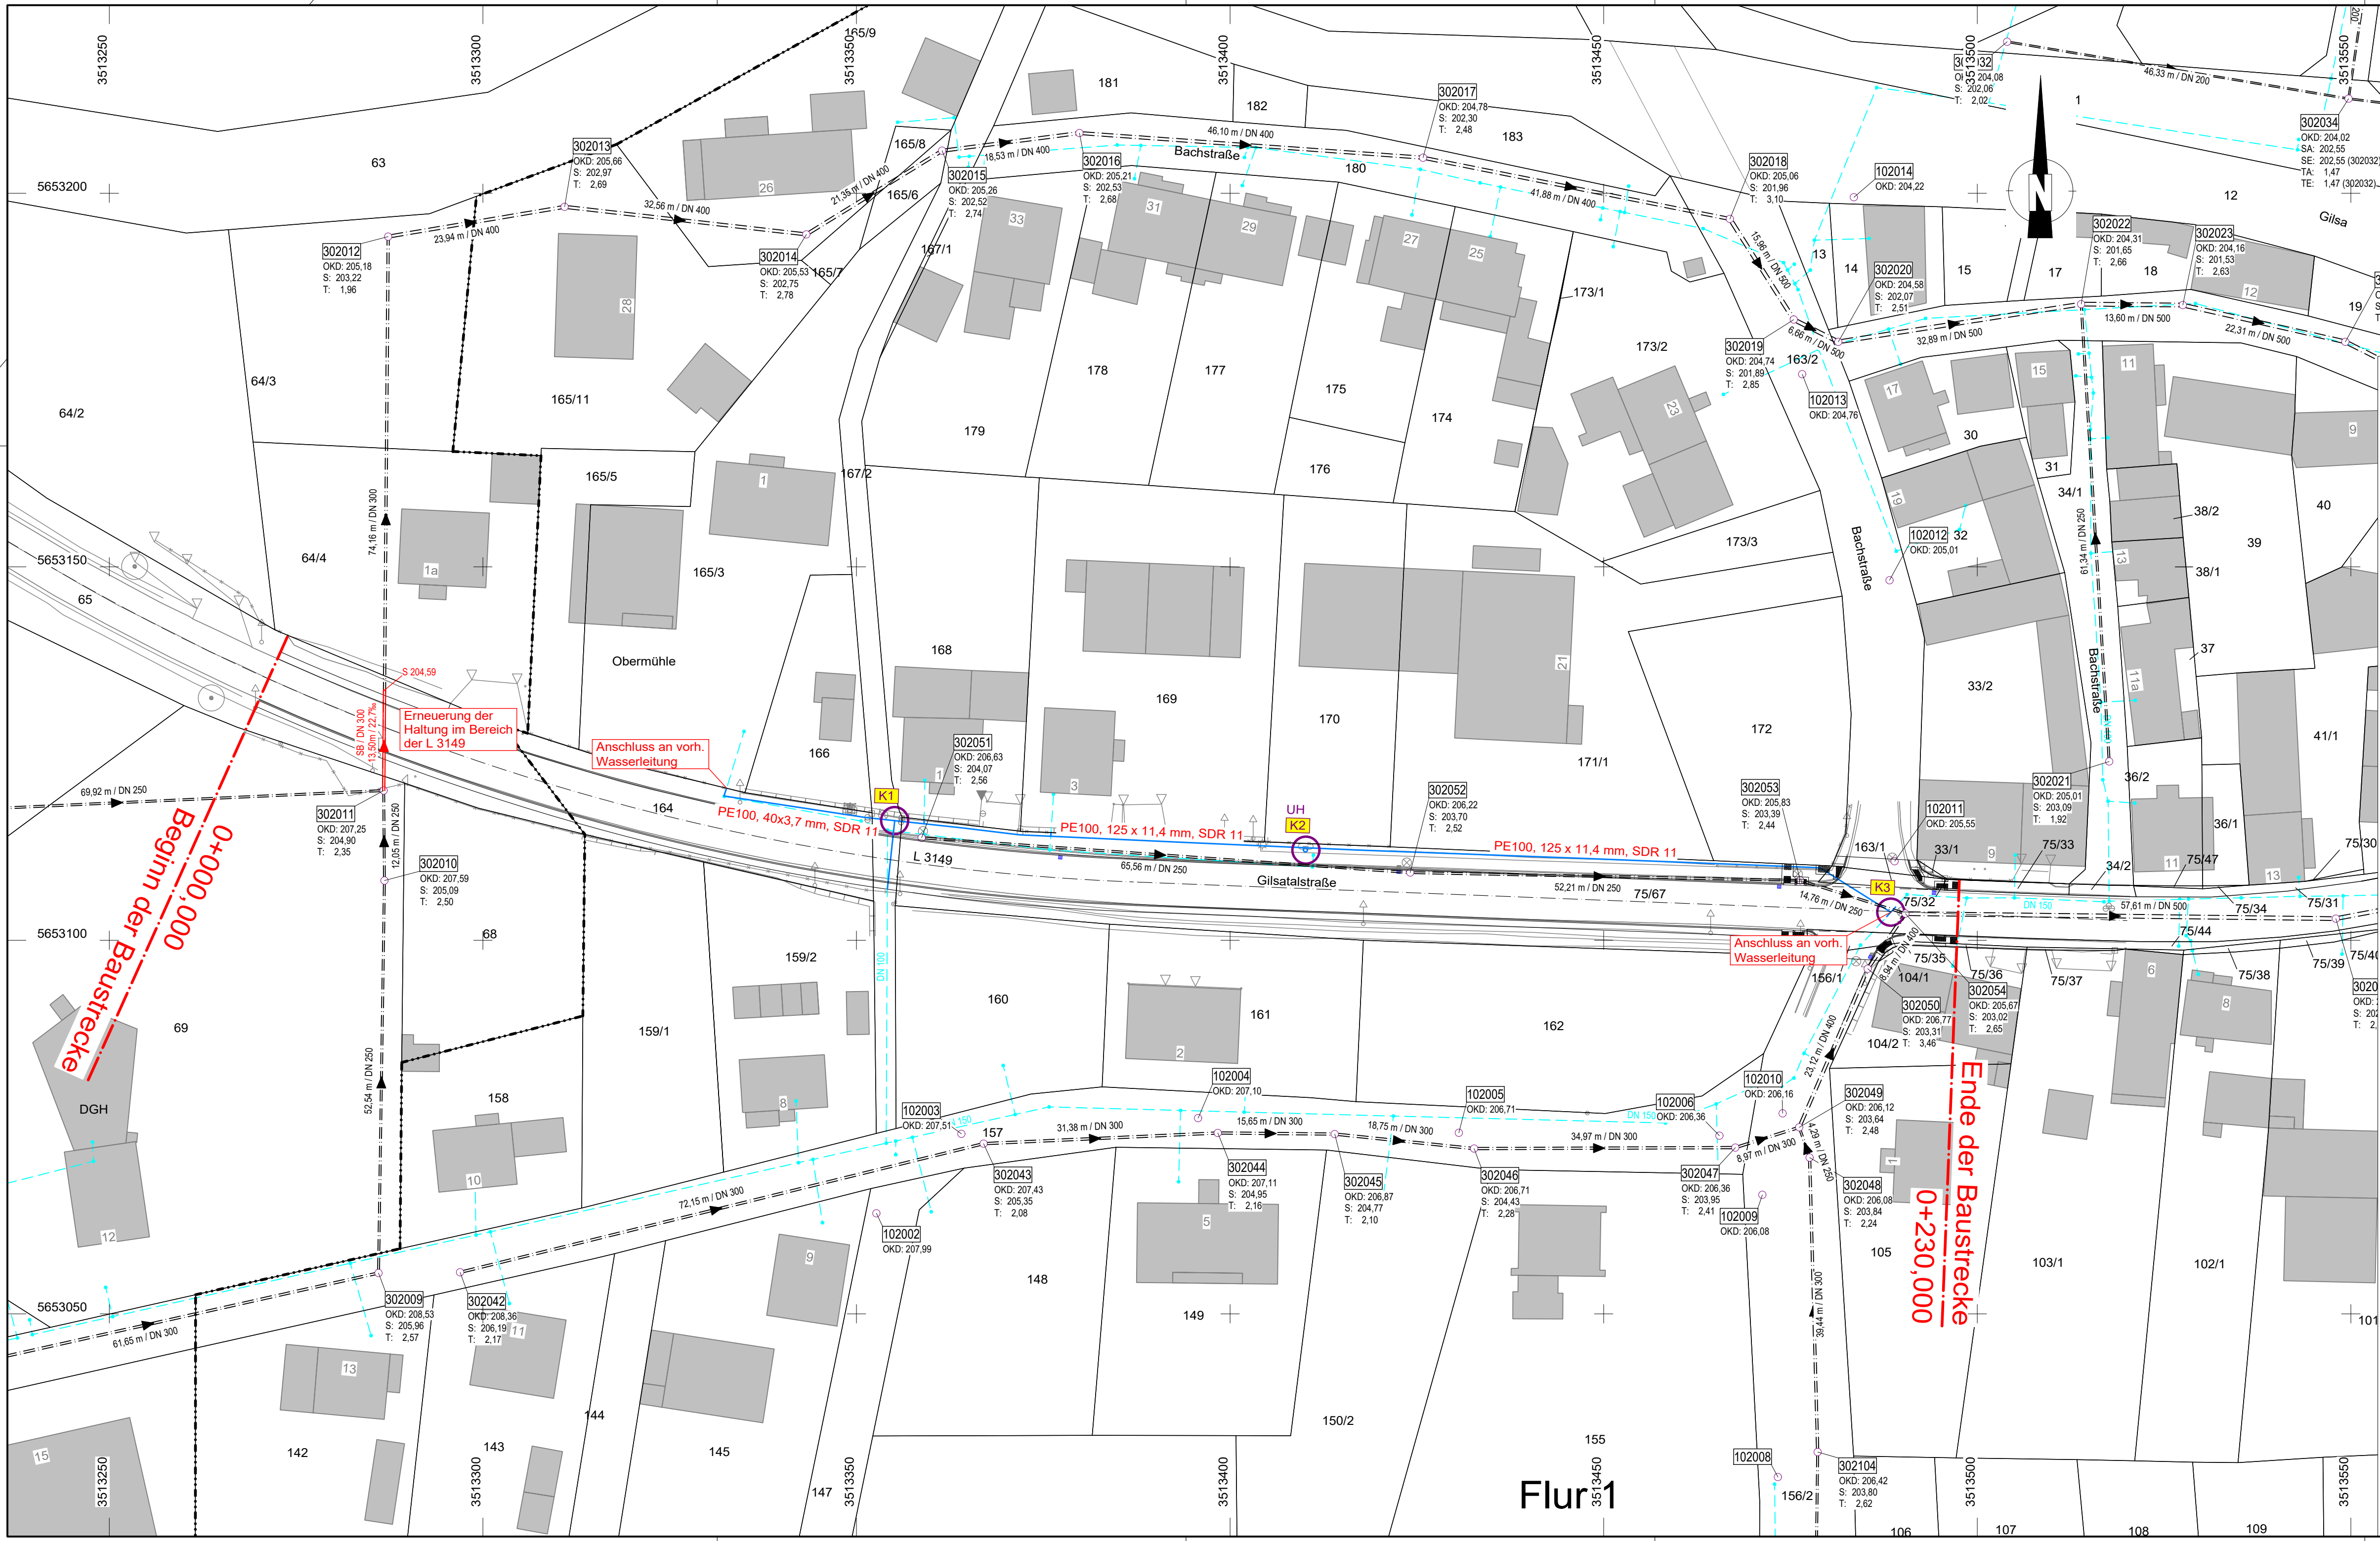

LEGENDE:

Planung:

- gepl. Kanalerneuerung
- gepl. Wasserleitungserneuerung

Bestand:

- vorh. Mischwasserkanalisation
- vorh. Wasserleitung, Lage nur nachrichtlich

Datenbestand	Aufsteller / Erhalten	Datum	Bemerkung
ALKIS-Daten	Hessen Mobil	09.07.2020	
Vermessung & DGM	Gröticke und Partner GmbH	03.03.2021	
Kanalbestand	Gemeinde Neuental	30.11.2021	
Wasserleitungsbestand	Gemeinde Neuental	30.11.2021	

**INGENIEURBÜRO
GRÖTICKE UND
PARTNER GMBH**

BERATUNG PLANUNG BAUÜBERWACHUNG

Bahnhofstraße 15
34477 Twistetal-Berndorf
www.groeticke.com

Tel.: 05631 9755-0
Fax: 05631 9755-812
info@groeticke.com

bearbeitet	Datum	Name
gezeichnet	31.01.2022	AK
geprüft	31.01.2022	DB

Gemeinde Neuental

Hauptstraße 8
34599 Neuental
www.neuental.de

Tel. 06693 8038-60
Fax: 06693 8038-625
gemeindeverwaltung@neuental.de

geprüft	Datum	Name

Nr.	Art der Änderung	Datum	Zeichen

ENTWURFSPLANUNG

Gemeinde Neuental Ortsteil Gilsa	Anlage: 1 Blatt-Nr.: 1 von 2 Lageplan OD Gilsa Maßstab: 1 : 500
PROJIS-Nr.: 20210148	
L 3149 OD Gilsa-Bischhausen - 1. BA Erneuerung der Kanalisation und Wasserleitung	
Planverfasser:	
Twistetal-Berndorf, den 31.01.2022	(Ralph Schmidt)
Auftraggeber:	
_____, den _____	