


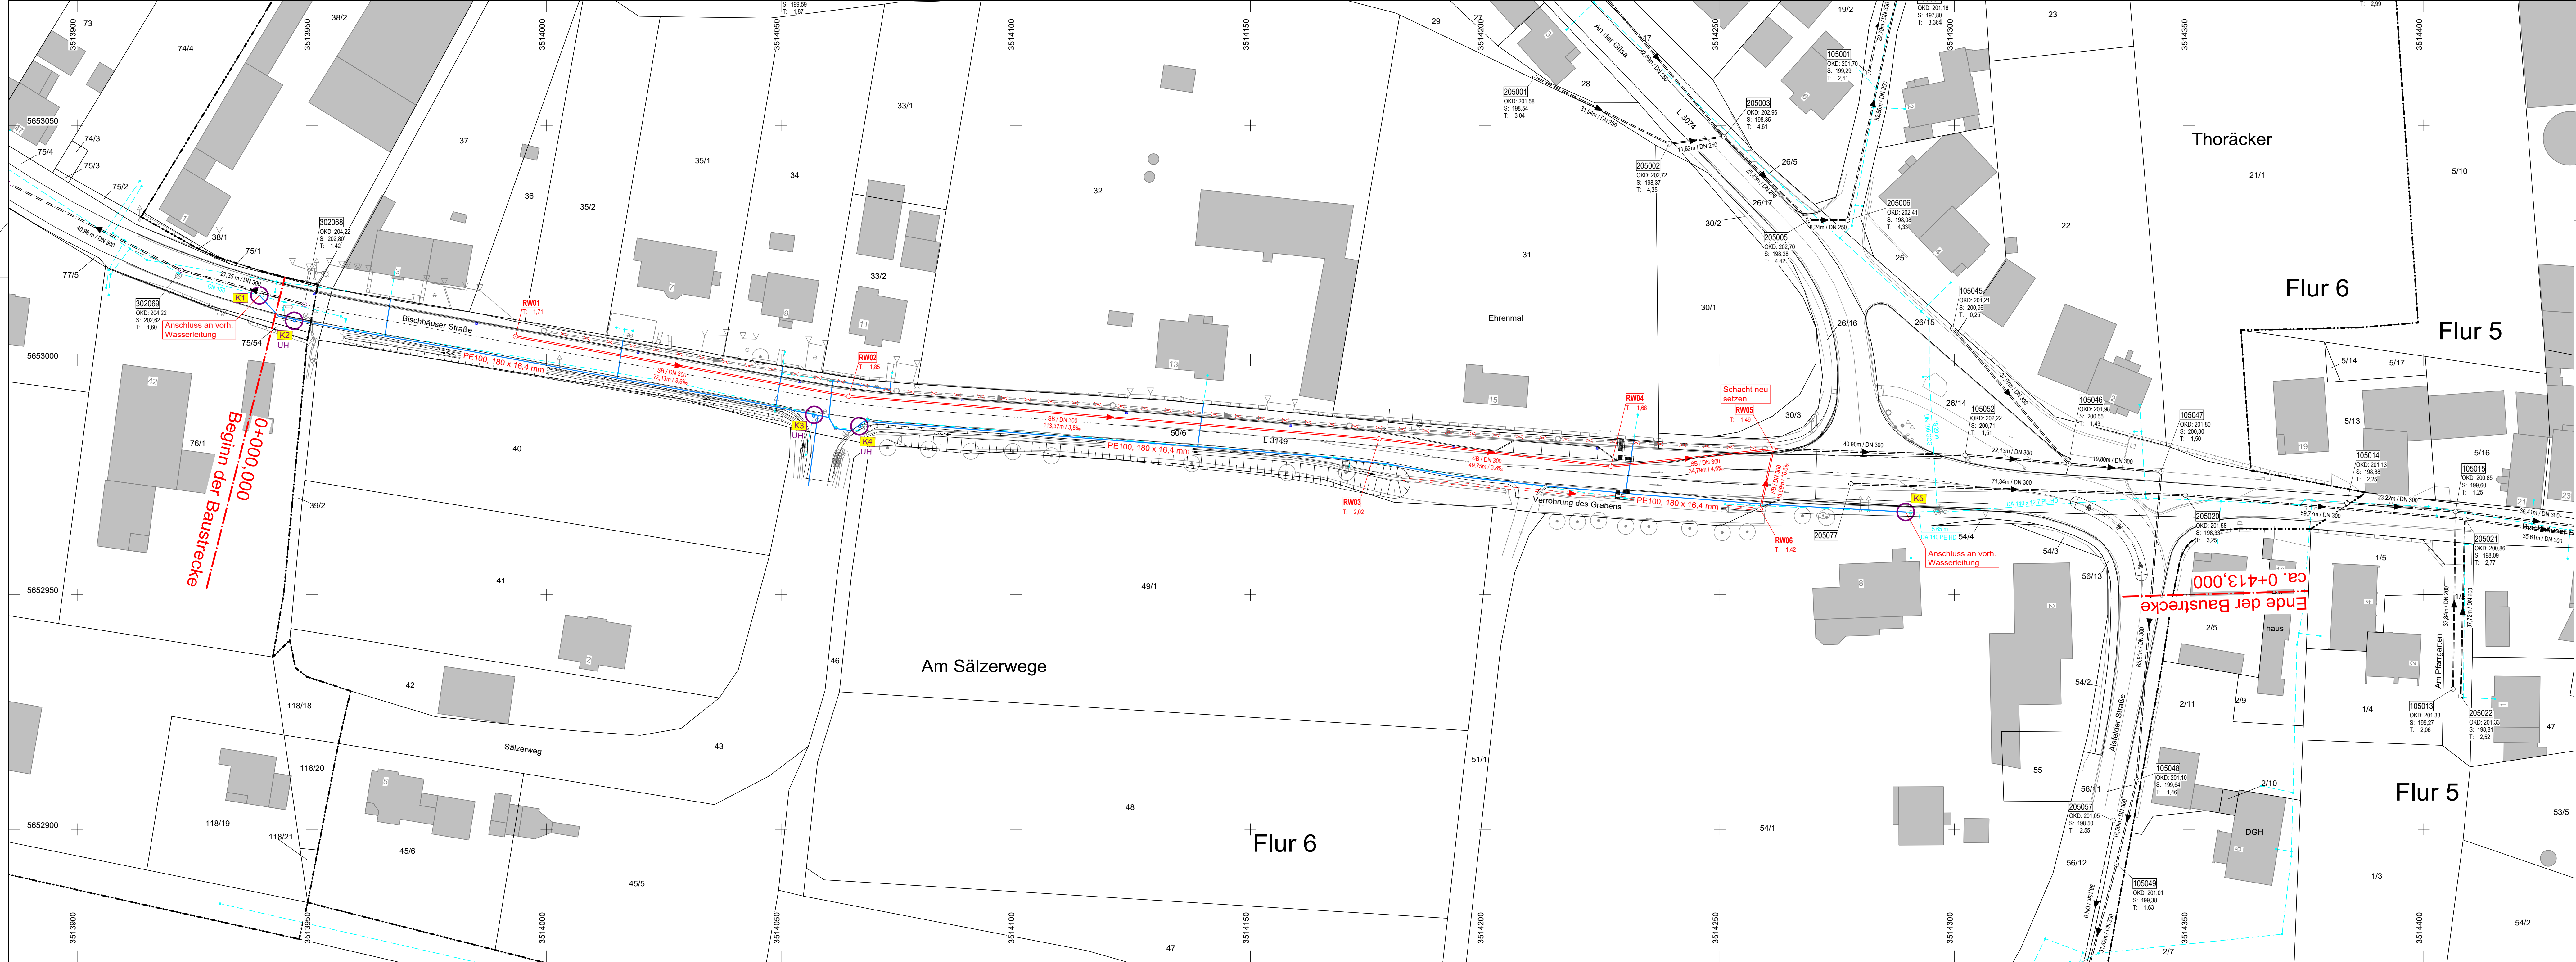

LEGENDE:

Planung:

- gepl. Kanalerneuerung
- gepl. Wasserleitungserneuerung

Bestand:

- vorh. Kanalisation
- vorh. Wasserleitung, Lage nur nachrichtlich

Datenbestand	Aufsteller / Erhalten	Datum	Bemerkung
ALKIS-Daten	Hessen Mobil	09.07.2020	
Vermessung & DGM	Gröticke und Partner GmbH	03.03.2021	
Kanalbestand	Gemeinde Neuental	30.11.2021	
Wasserleitungsbestand	Gemeinde Neuental	30.11.2021	

INGENIEURBÜRO
GRÖTICKE UND PARTNER GMBH

BERATUNG PLANUNG BAUÜBERWACHUNG

Bahnhofstraße 15
34477 Twistetal-Berndorf
www.groeticke.com

Tel.: 05631 9755-0
Fax: 05631 9755-812
info@groeticke.com

bearbeitet
gezeichnet
geprüft

Datum
31.01.2022
31.01.2022

Name
AK
DB

Gemeinde Neuental
OD Gilsa-Bischhausen

Hauptstraße 8
34599 Neuental
www.neuental.de

Tel. 06693 8038-60
Fax: 06693 8038-625
gemeindeverwaltung@neuental.de

geprüft

Datum

Name

Nr.	Art der Änderung	Datum	Zeichen

ENTWURFSPLANUNG

Gemeinde Neuental
Ortsteil Bischhausen

PROJIS-Nr.: 20210148

Anlage: 1
Blatt-Nr.: 2 von 2
Lageplan
OD Bischhausen
Maßstab: 1 : 500

L 3149 OD Gilsa-Bischhausen - 2.BA
Erneuerung der Kanalisation
und Wasserleitung

Planverfasser:

Twistetal-Berndorf, den 31.01.2022

Auftraggeber:

den

R. Schmidt
(Ralph Schmidt)